



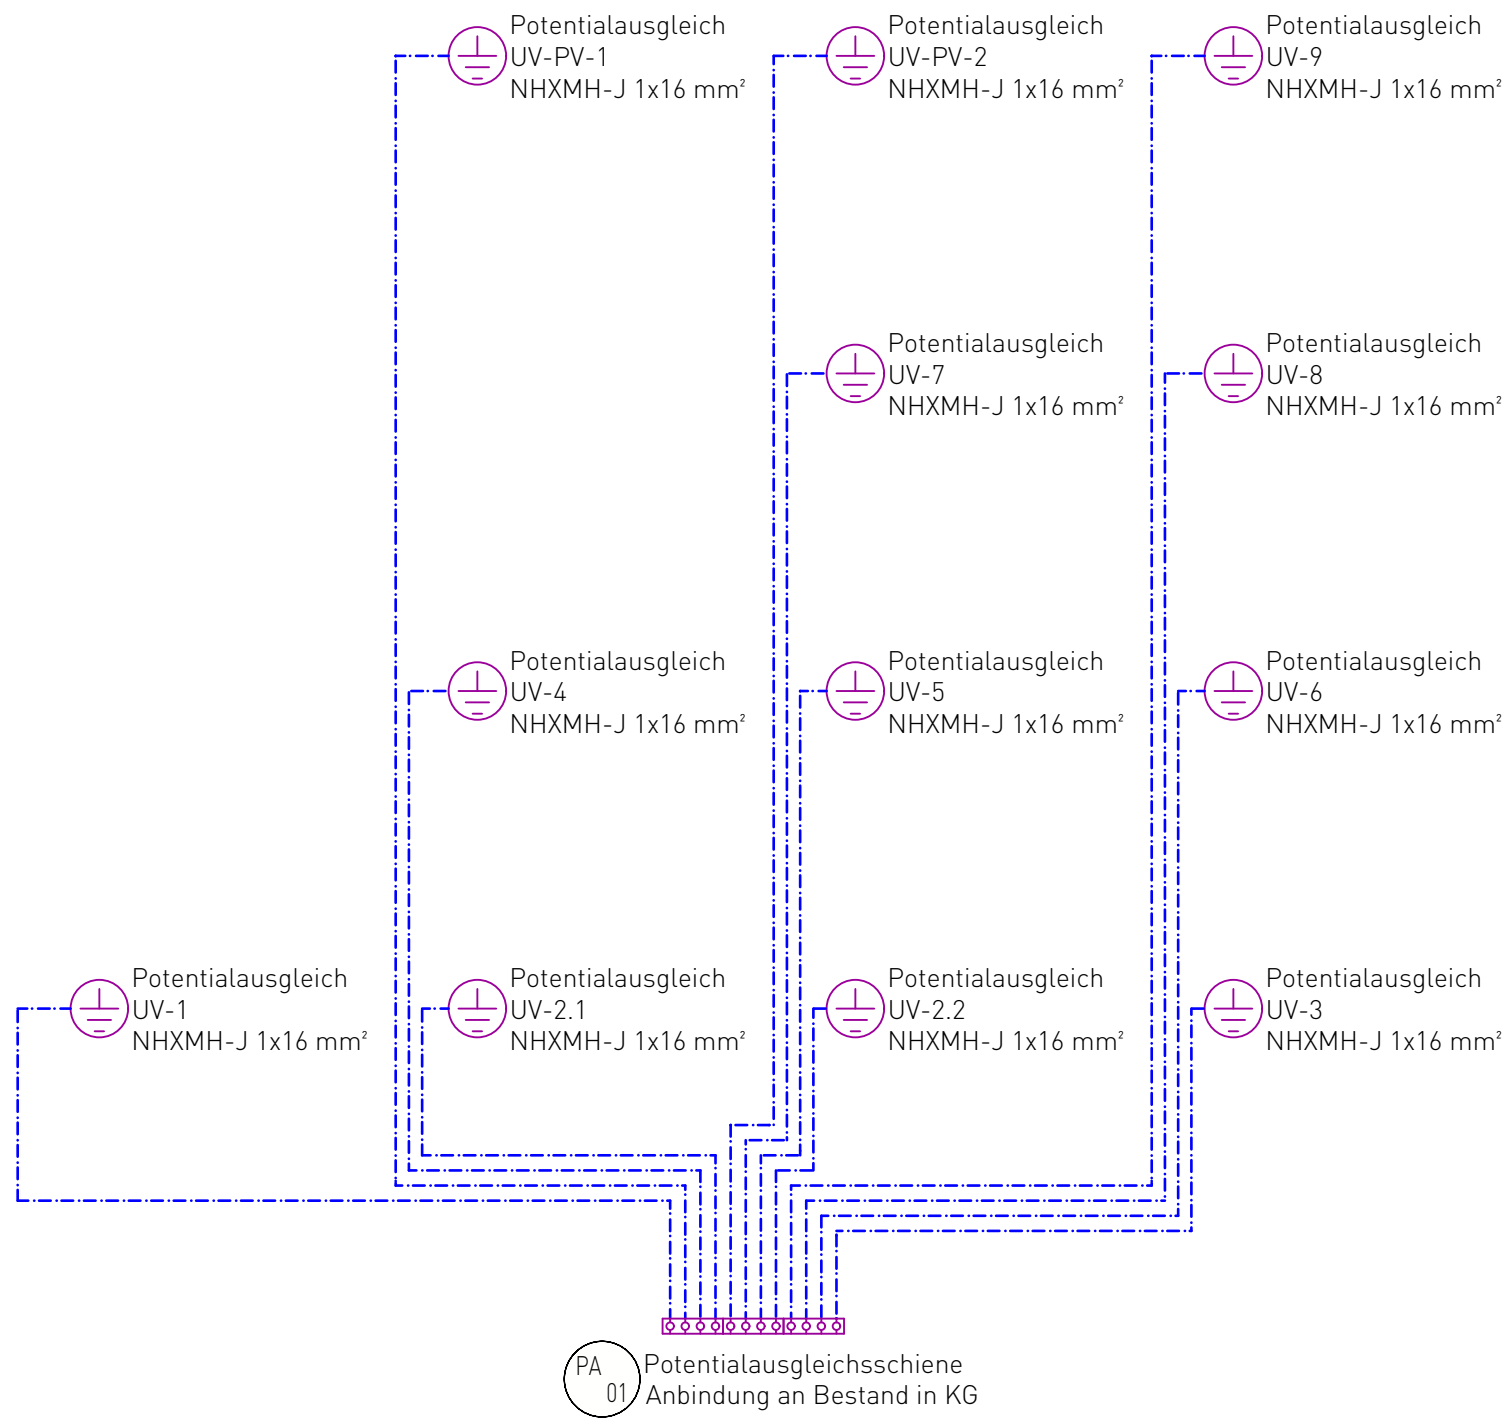

Potentialausgleich	
 Potentialausgleichsschiene	 Erdungsanschluss
 Potentialausgleichsleitung NHXMH-J 1x16 mm²	


DATUM	NAME	NAME	AENDERINGSHINWEISE	NR
07.11.2025			Brandschott eingefügt	01
04.12.2025			Raum für die UV eingefügt. Brandschottnr. eingefügt.	02
20.02.2026			F30 Wände/Türen/Verteiler anpassen	03
25.02.2026			Neue Grundrisse	04
25.03.2026			Anmerkungen aus der Besprechung von dem 16.03.2026	05

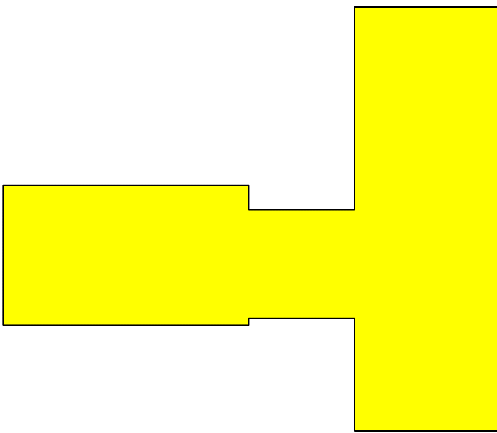

Planverfasser (extern):

Bauherr(in):

Nutzer / Mieter(in):

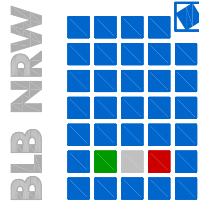

**Bau- und Liegenschaftsbetrieb NRW
Münster**

Hohenzollernring 80
D - 48145 Münster

Telefon: +49 251 9370 - 0
Telefax: +49 251 9370 - 880
E-Mail: ms.poststelle@blb.nrw.de
Internet: www.blb.nrw.de

Projekt:
SAP-/Projekt-Nummer
Wirtschaftseinheit / Liegenschaft:
WE1711
Wirtschaftseinheitsnummer
Objekt/Bauwerk/Gebäude
GE01
Objekt-/Bauwerks-/Gebäude-Nr.

Projektbezeichnung
**Amtsgericht Lüdinghausen
Seppenrader Straße 3, 59348 Lüdinghausen**
Wirtschaftseinheits- / Liegenschaftsbezeichnung
Hauptgebäude
Objekt-/Bauwerks-/Gebäudebezeichnung

Planbezeichnung/Darstellung Grundriss Elektrotechnik		Lagebezug: ####	
		Höhenbezug:	
Planschlüssel		Höhenanschluss:	

Dateipfad:				
Modell-Name:		Plottstiltabelle: NRW_SW-100.stb	Planart: Ausführungsplanung	
Layout-Name:		Gezeichnet:	Fachbereich: (E) Elektro	
XRef:	Bild: \$(IMAGES ??)	Entwurfsverfasser (gem. §70 BauO NRW):	Blatt-Nr.: 01	Maßstab: 1:100
			Blattgröße:	
			Plotdatum: 29.05.2026	A2 Index 00